


01 DETALHE S3
ESCALA 1/25

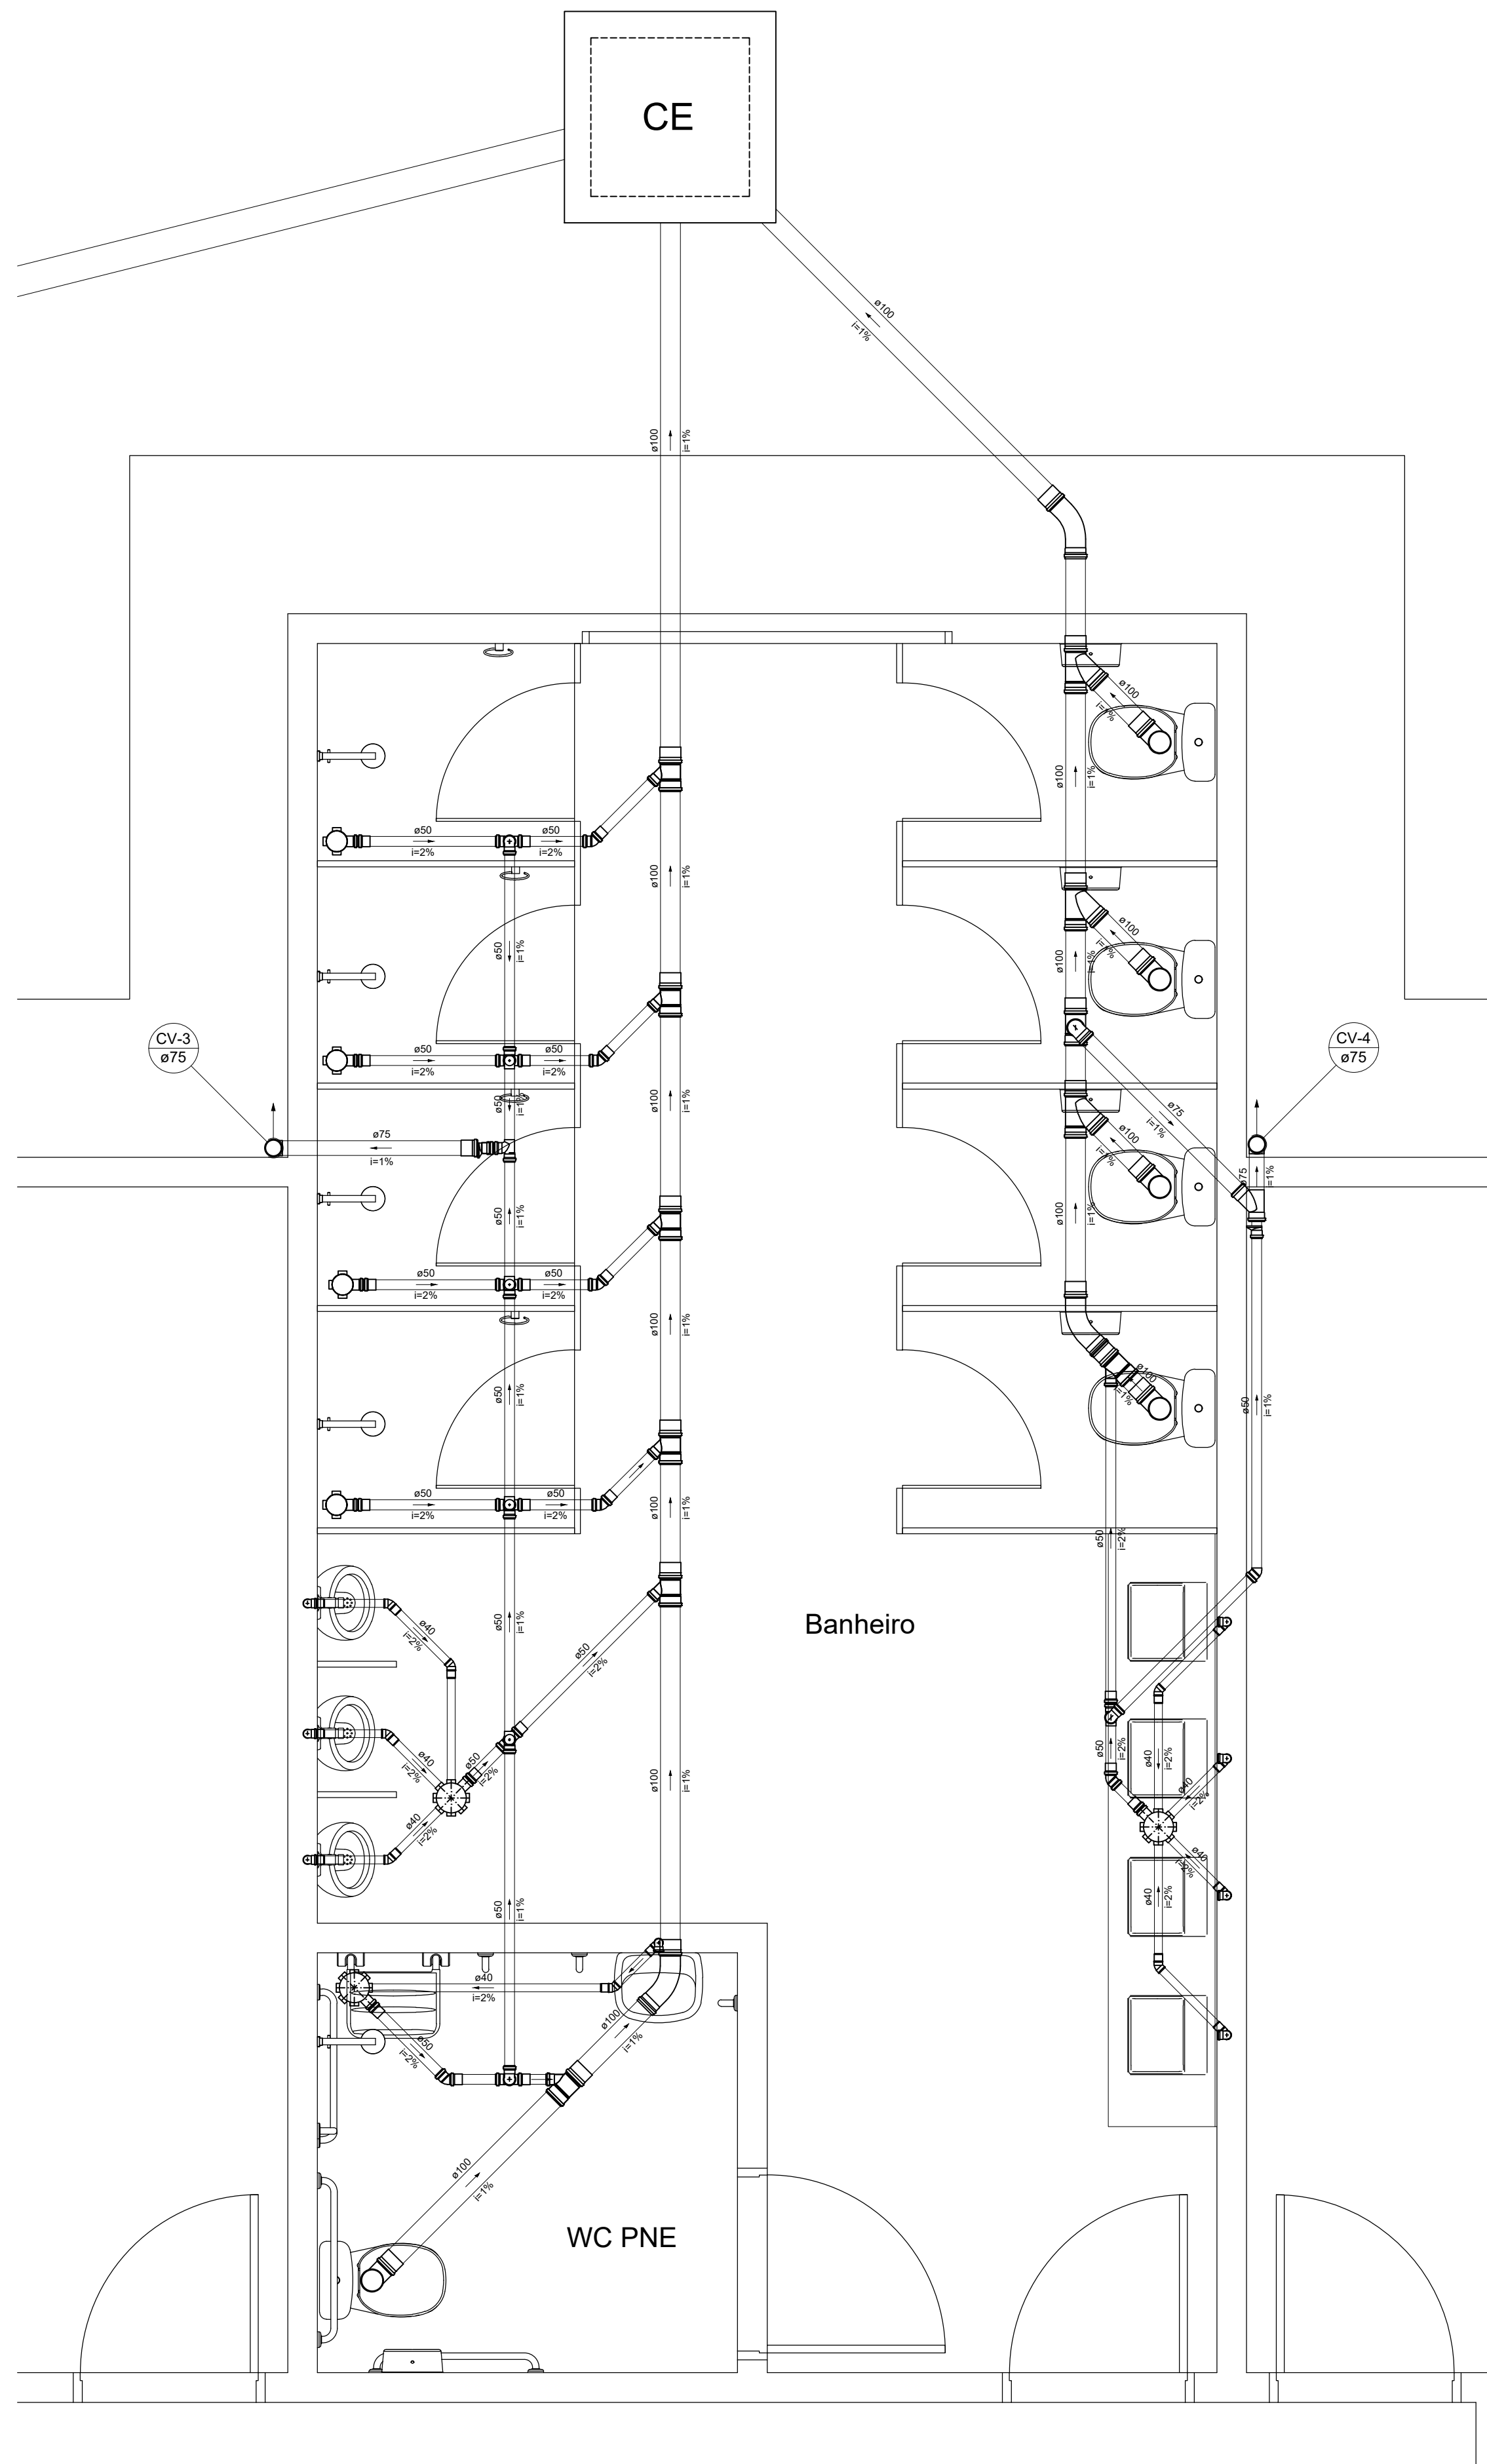

02 DETALHE S4
ESCALA 1/25

Legenda	
	Caixa Sifonada
	Caixas Inspeção Esgoto Sifonada
	Caixas Inspeção Esgoto Simples
	Caixas de Gordura
	Chuveiro Residencial
	Curva 45 Longa para Esgoto Sanitário
	Curva 90 curta- coluna
	Joelho 45
	Joelho 90
	Joelho 90- coluna
	Junção invertida
	Junção simples
	Junção simples c/ redução
	Lavatório Residencial com sifão
	Mictório de Descarga Automática- DN 40mm
	Máquina de Lavar Roupas DN 50mm
	Pia de Cozinha Residencial com Sifão 50mm
	Ramais de Ventilação
	Ramais de Ventilação em Cruz
	Redução excêntrica
	Tanque de Lavar Roupas DN 50mm
	Te sanitário
	Vaso Sanitário c/ curva 90°

03 LEGENDA DAS CONEXÕES
SEM ESCALA

REVISÕES			
Nº	Comentários	Autor	Data
REV 01			

RESPONSÁVEL TÉCNICO

REITORIA OU DIREÇÃO GERAL

AUTOR DO PROJETO

INSTITUTO FEDERAL
DE EDUCAÇÃO CIÊNCIA E TECNOLOGIA DE RORAIMA
CAMPUS NOVO PARAÍSO

OBRA / SERVIÇO:
CONSTRUÇÃO DE ALOJAMENTOS

ENDEREÇO:
BR-174, Km -512 - Vila Novo Paraíso Caracarái - RR / CEP: 69.365-000

DESCRIÇÃO DO PROJETO:
PROJETO DE INSTALAÇÕES SANITÁRIAS

DESCRIÇÃO:
PLANTA BAIXA GERAL DAS INST. SANITÁRIAS
LISTA DE MATERIAIS
LEGENDA DAS CONEXÕES

AUTOR DO PROJETO:
ÍTALO H. CUNHA CHITLAL - ENG. CIVIL - CREA RR 0909282668

RESENHO:
ÍTALO H. CUNHA CHITLAL - ENG. CIVIL - CREA RR 0909282668

INFORMAÇÕES:
ÁREA DO TERRENO: 00,00 m²
ÁREA ÚTIL: 270,09 m²
ÁREA CONSTRUÍDA: 284,87 m²
TX. DE OCUPAÇÃO: 00,00 %
TX. PERMEABILIDADE: 00,00 %

PRANCHA:
SAN
03/04

DATA:
SETEMBRO/2018

ESCALA:
INDICADA